



玖度工程设计有限公司

工程编号 JDGDF2024-024

专业 建筑

填表人 冯彦彦 冯彦彦

专业负责人 刘裕禄 刘裕禄

图纸目录

建设单位 连南瑶族自治县教育局

项目名称 连南民族幼儿园

工程名称 2号门卫



日期 2025.08

共 1 页 第 1 页

序号	图别图号	图纸名称	图幅	备注
1	JS-00	图纸目录	A4	
2	ZT-01	规划总平面图	A1	
3	JS-01	首层平面图	A3	
4	JS-02	天面层平面图	A3	
5	JS-03	立面图	A3	
6				
7				
8				
9				
10				
11				
12				
13				
14				
15				
16				
17				
18				
19				
20				
21				
22				
23				
24				
25				
26				
27				
28				

专业	Profession	专业	Profession	签名	Signature
建筑	Construction	电气	Electrical	签名	Signature
结构	Structure	暖通	Heating	签名	Signature
给排水	Plumbing	动力	Power	签名	Signature

北

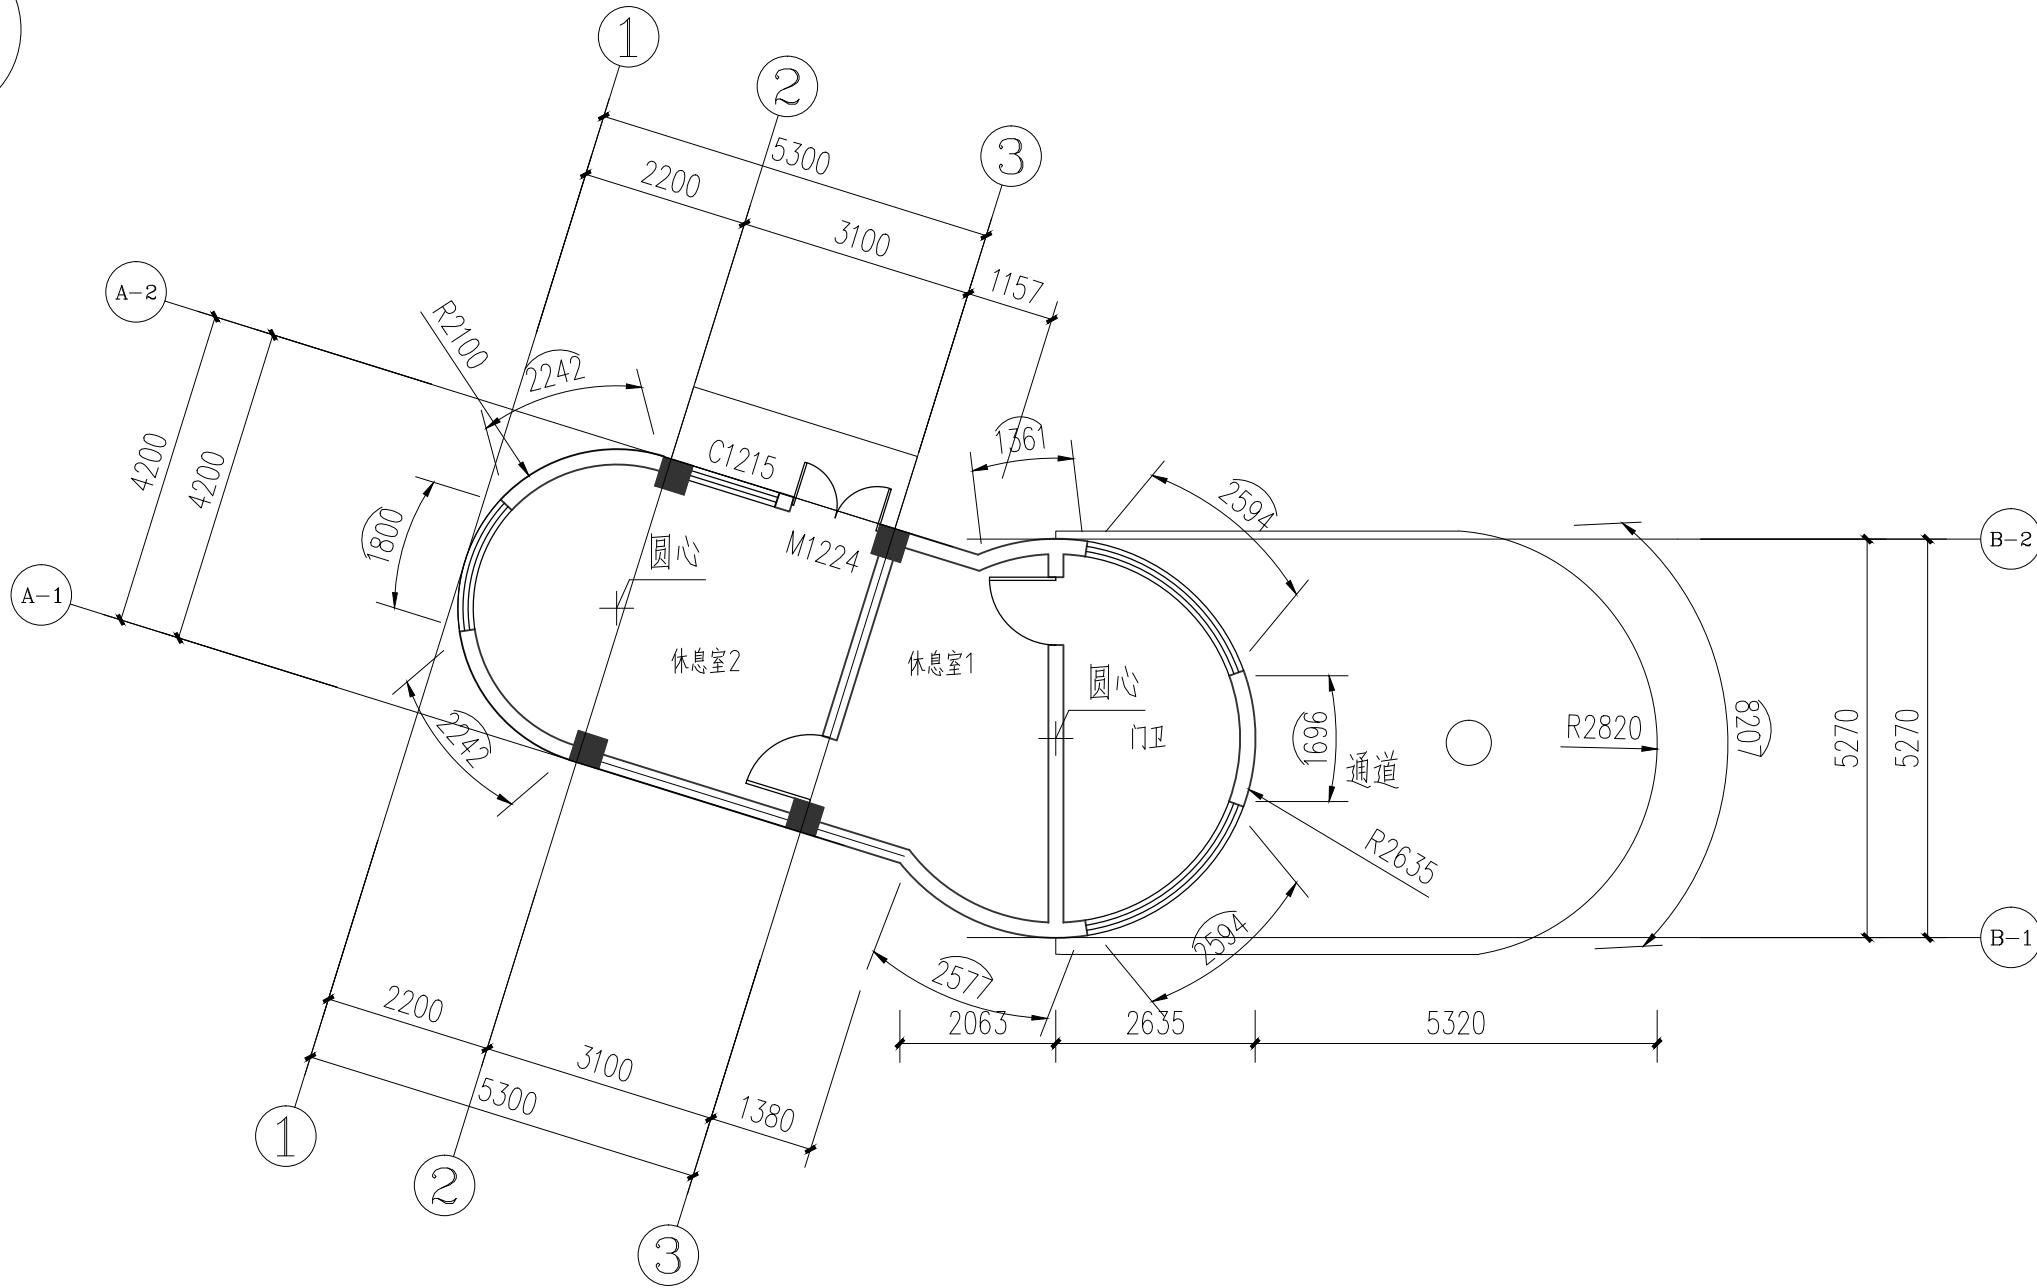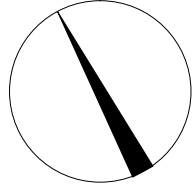

首层平面图 1:100



玖度工程设计有限公司

工程设计资质证书编号
建筑甲级: A213032272
园林乙级: A213032272
公路乙级: A113016709
市政甲级: A113016709
规划乙级: 冀自资规乙字22130027

备注 COMMENTS

此图纸必须经施工图审查机构审查合格
盖章后方可施工。

建设单位 OWNER
连南瑶族自治县教育局

工程名称 PROJECT NAME
连南民族幼儿园

子项名称 SUB-PROJECT	2号门卫
工程编号 PROJECT No.	JDGDF2024-024

审定人: AUTHORIZER	刘裕禄	刘裕禄
项目负责人: PROJECT LEADER	赵翠环	赵翠环
审核人: AUDITOR	刘裕禄	刘裕禄
专业负责人: DISCIPLINE LEADS	刘裕禄	刘裕禄
校对人: CHECKER	赵翠环	赵翠环
设计人: DESIGNER	冯彦彦	冯彦彦


图纸名称 DRAWING TITLE
首层平面图

设计编号 DESIGN NO.			
专业	建筑	设计阶段	报建
比例	设计说明	修改版次	
日期	2025.08	图纸编号	JS-01

单位出图专用章 SEAL

个人执业专用章 SEAL

专业	Profession	签名	Signature	专业	Profession	签名	Signature
建筑	Construction	电气	Electrical	暖通	Heating	动力	Power
结构	Structure	给排水	Plumbing				

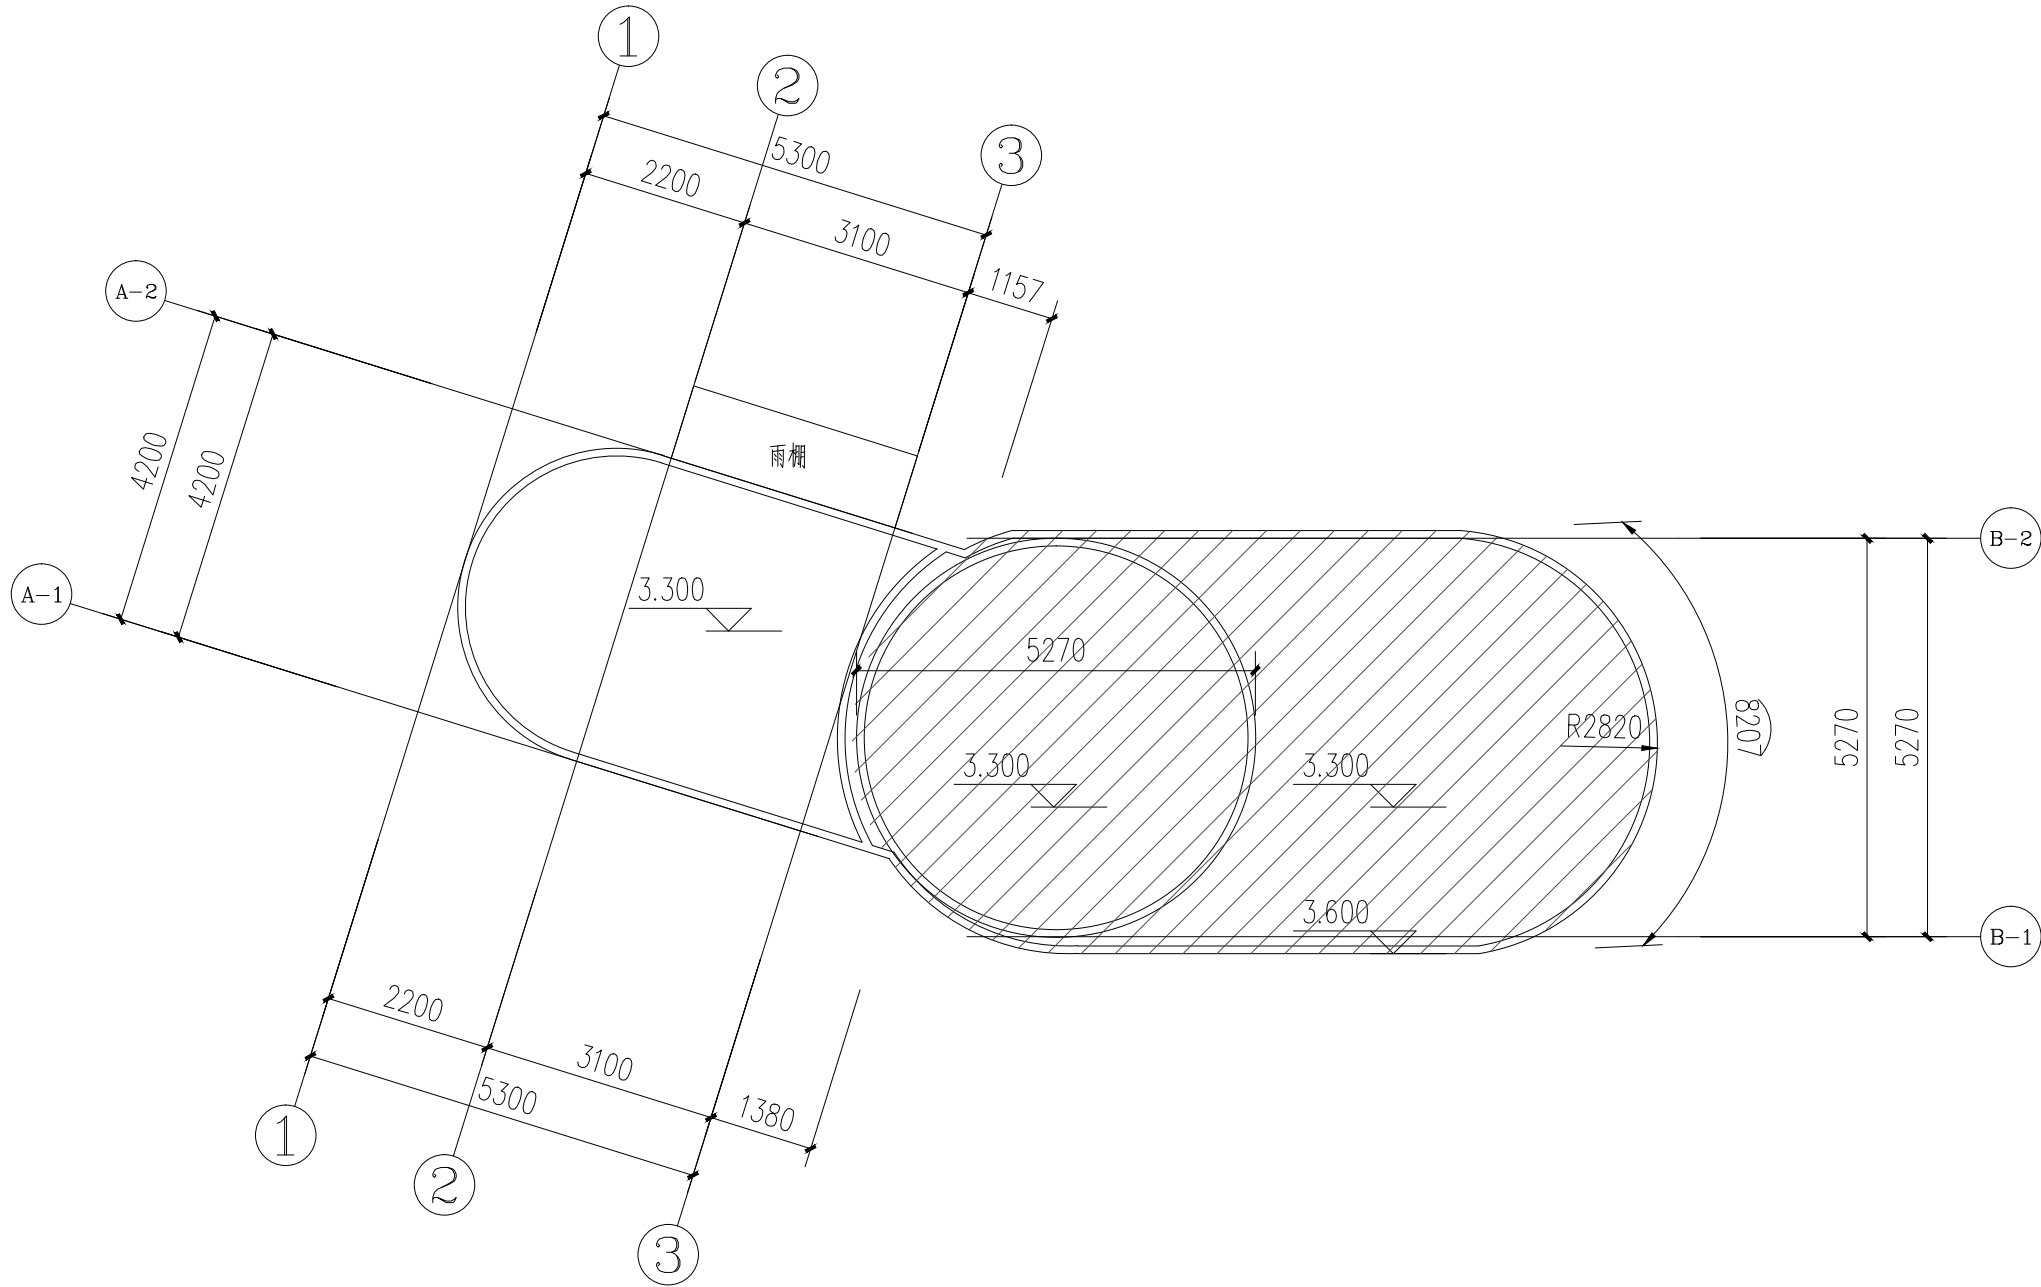

天面层平面图 1:100



玖度工程设计有限公司

工程设计资质证书编号
建筑甲级: A213032272
园林乙级: A213032272
公路乙级: A113016709
市政甲级: A113016709
规划乙级: 冀自资规乙字22130027

备注 COMMENTS

此图纸必须经施工图审查机构审查合格
盖章后方可施工。

建设单位 OWNER
连南瑶族自治县教育局

工程名称 PROJECT NAME
连南民族幼儿园

子项名称 SUB-PROJECT	2号门卫
工程编号 PROJECT No.	JDGDF2024-024

审定人: AUTHORIZER	刘裕禄	刘裕禄
项目负责人: PROJECT LEADER	赵翠环	赵翠环
审核人: AUDITOR	刘裕禄	刘裕禄
专业负责人: DISCIPLINE LEADS	刘裕禄	刘裕禄
校对人: CHECKER	赵翠环	赵翠环
设计人: DESIGNER	冯彦彦	冯彦彦


图纸名称 DRAWING TITLE
天面层平面图

设计编号 DESIGN NO.			
专业	建筑	设计阶段	报建
比例	设计说明	修改版次	
日期	2025.08	图纸编号	JS-02


单位出图专用章 SEAL

个人执业专用章 SEAL


专业	Profession	专业	Profession	签名	Signature
建筑	Architecture	电气	Electrical		
结构	Structure	暖通	Heating		
给排水	Plumbing	动力	Power		

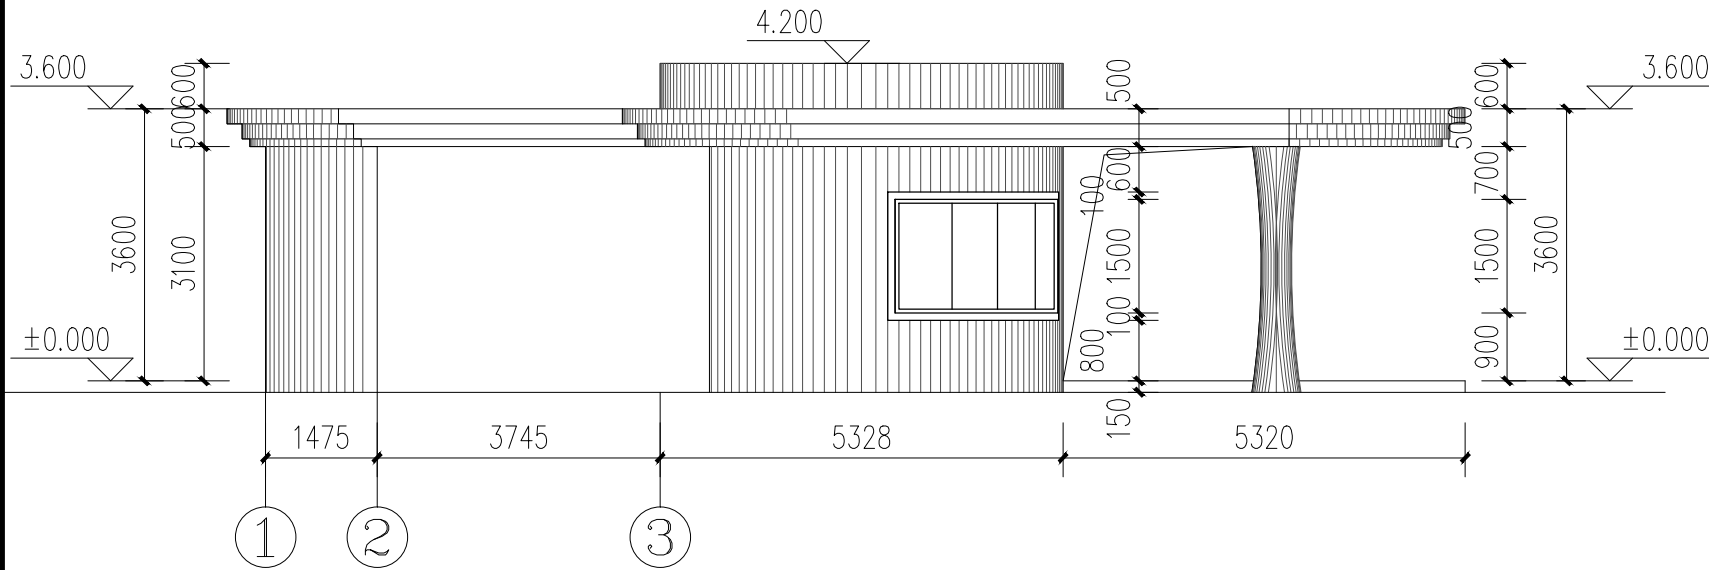


1-3 轴立面图 1:100

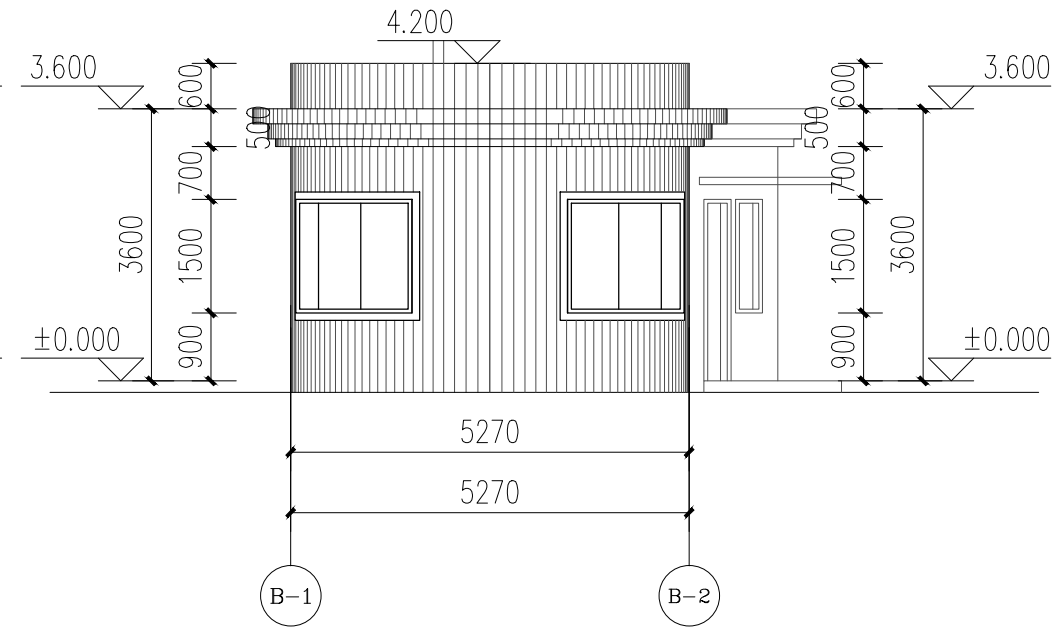

B-1-B-2 轴立面图 1:100

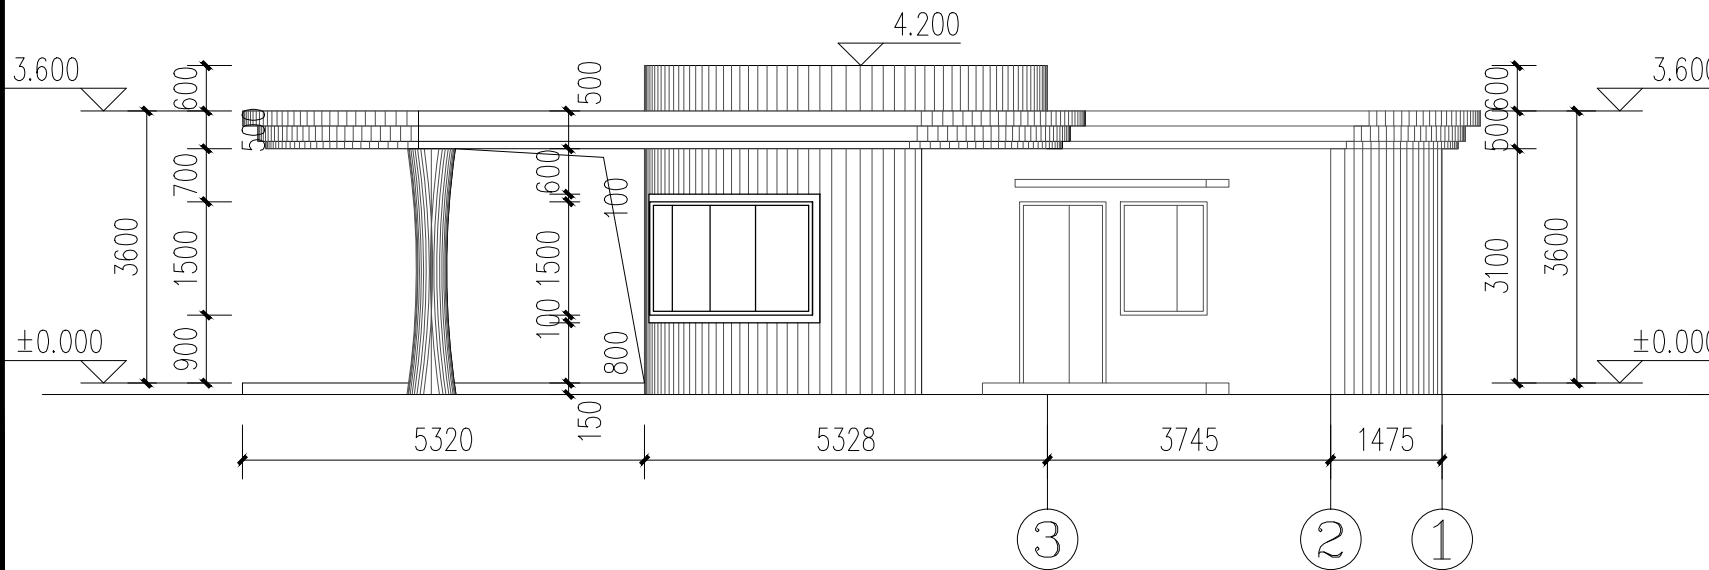

3-1 轴立面图 1:100

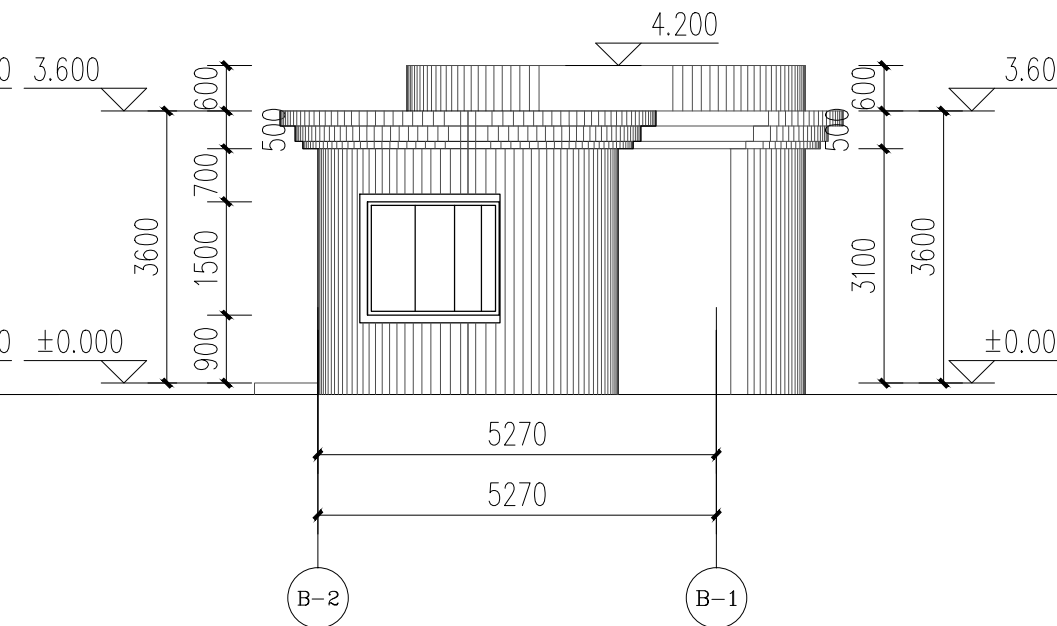

B-2-B-1 轴立面图 1:100



玖度工程设计有限公司

工程设计资质证书编号
建筑甲级: A213032272
园林乙级: A213032272
公路甲级: A113016709
市政甲级: A113016709
规划乙级: 冀自资规乙字22130027

备注 COMMENTS
此图纸必须经施工图审查机构审查合格
盖章后方可施工。

建设单位 OWNER
连南瑶族自治县教育局

工程名称 PROJECT NAME
连南民族幼儿园

子项名称 SUB-PROJECT
2号门卫
工程编号 PROJECT No.
JDGDF2024-024

审定人: AUTHORIZER	刘裕禄	刘裕禄
项目负责人: PROJECT LEADER	赵翠环	赵翠环
审核人: AUDITOR	刘裕禄	刘裕禄
专业负责人: DISCIPLINE LEADS	刘裕禄	刘裕禄
校对人: CHECKER	赵翠环	赵翠环
设计人: DESIGNER	冯彦彦	冯彦彦

图纸名称 DRAWING TITLE
立面图

设计编号 DESIGN NO.	
专业 建筑	设计阶段 报建
比例 设计说明	修改版次
日期 2025.08	图纸编号 JS-03

单位出图专用章 SEAL

个人执业专用章 SEAL